


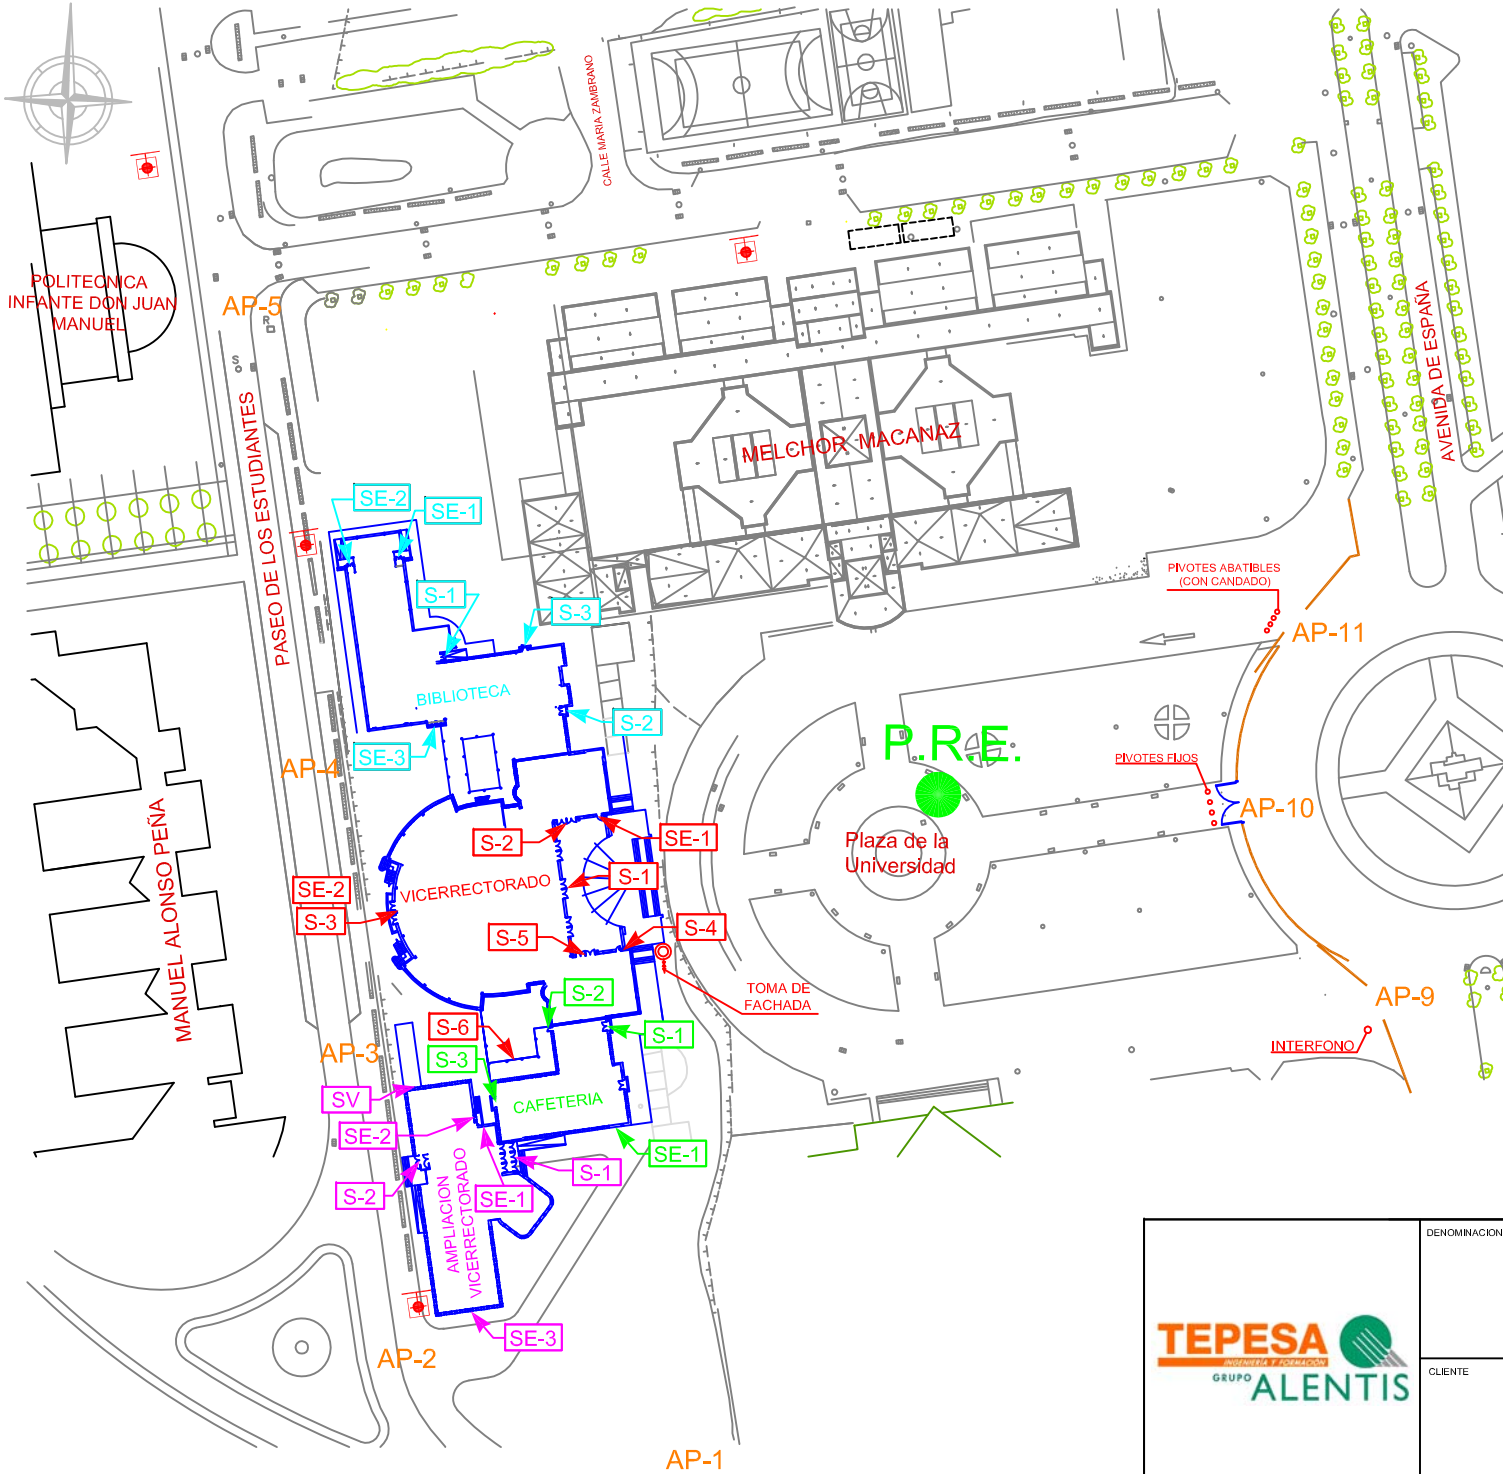

POLITECNICA
INFANTE DON JUAN
MANUEL



ACCESOS A LOS MODULOS

AP-1, AP-2, AP-3, AP-4, AP-5, AP-9, AP-10 Y AP-11:
Accesos a parcela.

BIBLIOTECA:

S-1: Acceso principal biblioteca.
S-2: Acceso hemeroteca.
S-3: Acceso a área de ordenadores.

SE-1: Salida de emergencia a Plaza Universidad.
SE-2: Salida de emergencia a Paseo de los Estudiantes.
SE-4: Salida de emergencia a patio exterior.

VICERRECTORADO:

S-1: Acceso principal.
S-2: Acceso área de gestión económica.
S-3: Acceso a área de personal.
S-4: Acceso de conserjería.
S-5: Acceso a área de Consejo Social.
S-6: Acceso a O.R.I - Deportes.

SE-1: Salida de emergencia despacho seguridad campus.
SE-2: Salida de emergencia desde Paraninfo.(Planta 1ª)

CAFETERIA:

S-1: Acceso principal desde Plaza Universidad.
S-2: Acceso desde pasillo exterior.
S-3: Acceso desde cocina.

SE-1: Salida de emergencia desde el comedor

AMPLIACIÓN VICERRECTORADO:

PLANTA BAJA:

S-1: Acceso desde Plaza Universidad.
S-2: Acceso desde Paseo de Estudiantes.

PLANTA SOTANO:

SV : Acceso de vehículos a aparcamiento.
SE-1: Salida de emergencia desde núcleo vertical E-3.
SE-2: Salida de emergencia desde sala calderas.
SE-3: Salida de emergencia desde Centro de Cálculo.




HIDRANTES EN ARQUETA



PUNTO DE REUNION EXTERIOR




DENOMINACION	PLAN DE AUTOPROTECCIÓN		ESCALA: S / E
	PLANO DE EMPLAZAMIENTO		DIBUJADO B. PRADAS MAYO-10
CLIENTE	 VICERRECTORADO JOSÉ PRAT CAMPUS UNIVERSITARIO ALBACETE Plaza de la Universidad, nº1 - ALBACETE		COMPROB. R. MORENO MAYO-10
			APROBADO A. GOMEZ MAYO-10
SUSTITUYE A:			SUSTITUIDO POR:
PLANO Nº			REV. ACTUAL
02			0

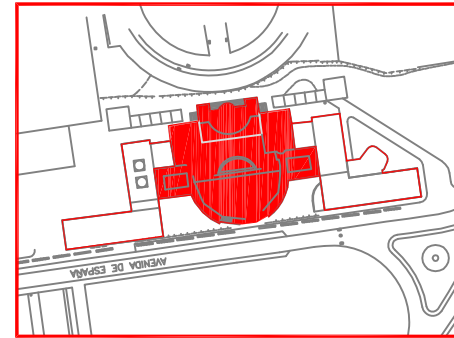



LEYENDA

VIR DE EVACUACION PRINCIPAL	ALUMBRADO DE EMERGENCIA Y SEÑALIZACION
VIR DE EVACUACION ALTERNATIVA	BARRA ANTIPANICO
SECTOR DE INCENDIO	RESERVENA AL FUEGO
EXTINTOR DE POLVO POLIVALENTE EFICACIA 110B	ESCALERA
BOCA DE ENFRIAMIENTO DE 45mm Ø	POBLACION
PULSADOR DE ALARMA	POBLACION ALTERNATIVA
DETECTOR DE HUMOS	LOCAL RESGO ESPECIAL
AVISADOR DE ALARMA POR MEDIOS ACUSTICOS	

SEÑALIZACION

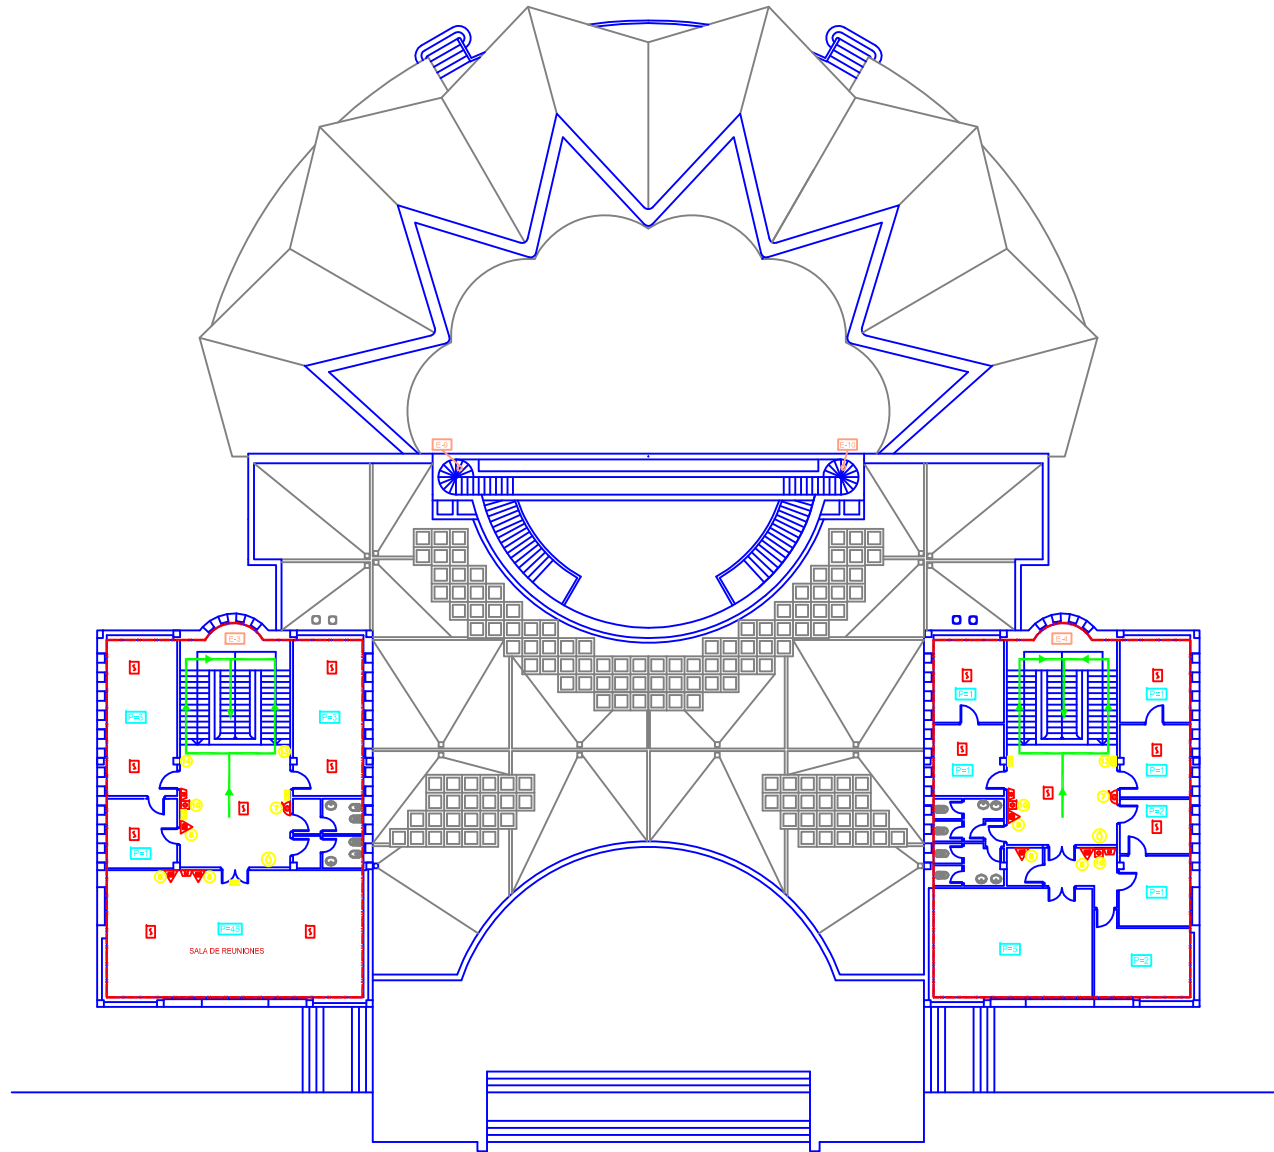

 	DENOMINACION PLAN DE AUTOPROTECCIÓN PLANTA SEGUNDA (VICERRECTORADO)	ESCALAS: 1 / 200
	CLIENTE UNIVERSIDAD DE CÉRTELLA-LA OBRINCHA VICERRECTORADO JOSÉ PRAT CAMPUS UNIVERSITARIO ALBACETE Plaza de la Universidad, nº2 - ALBACETE	DIBUJADO: EL PRADAS MAYO-10 COMPROB: EL MORENO MAYO-10 APROBADO: AL GOMEZ MAYO-10 SUSTITUIDO POR:
	PLANO Nº V04	REV. AUTOMA

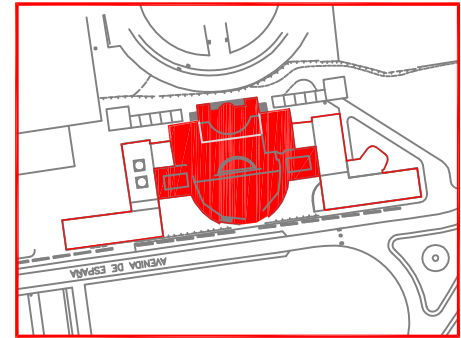
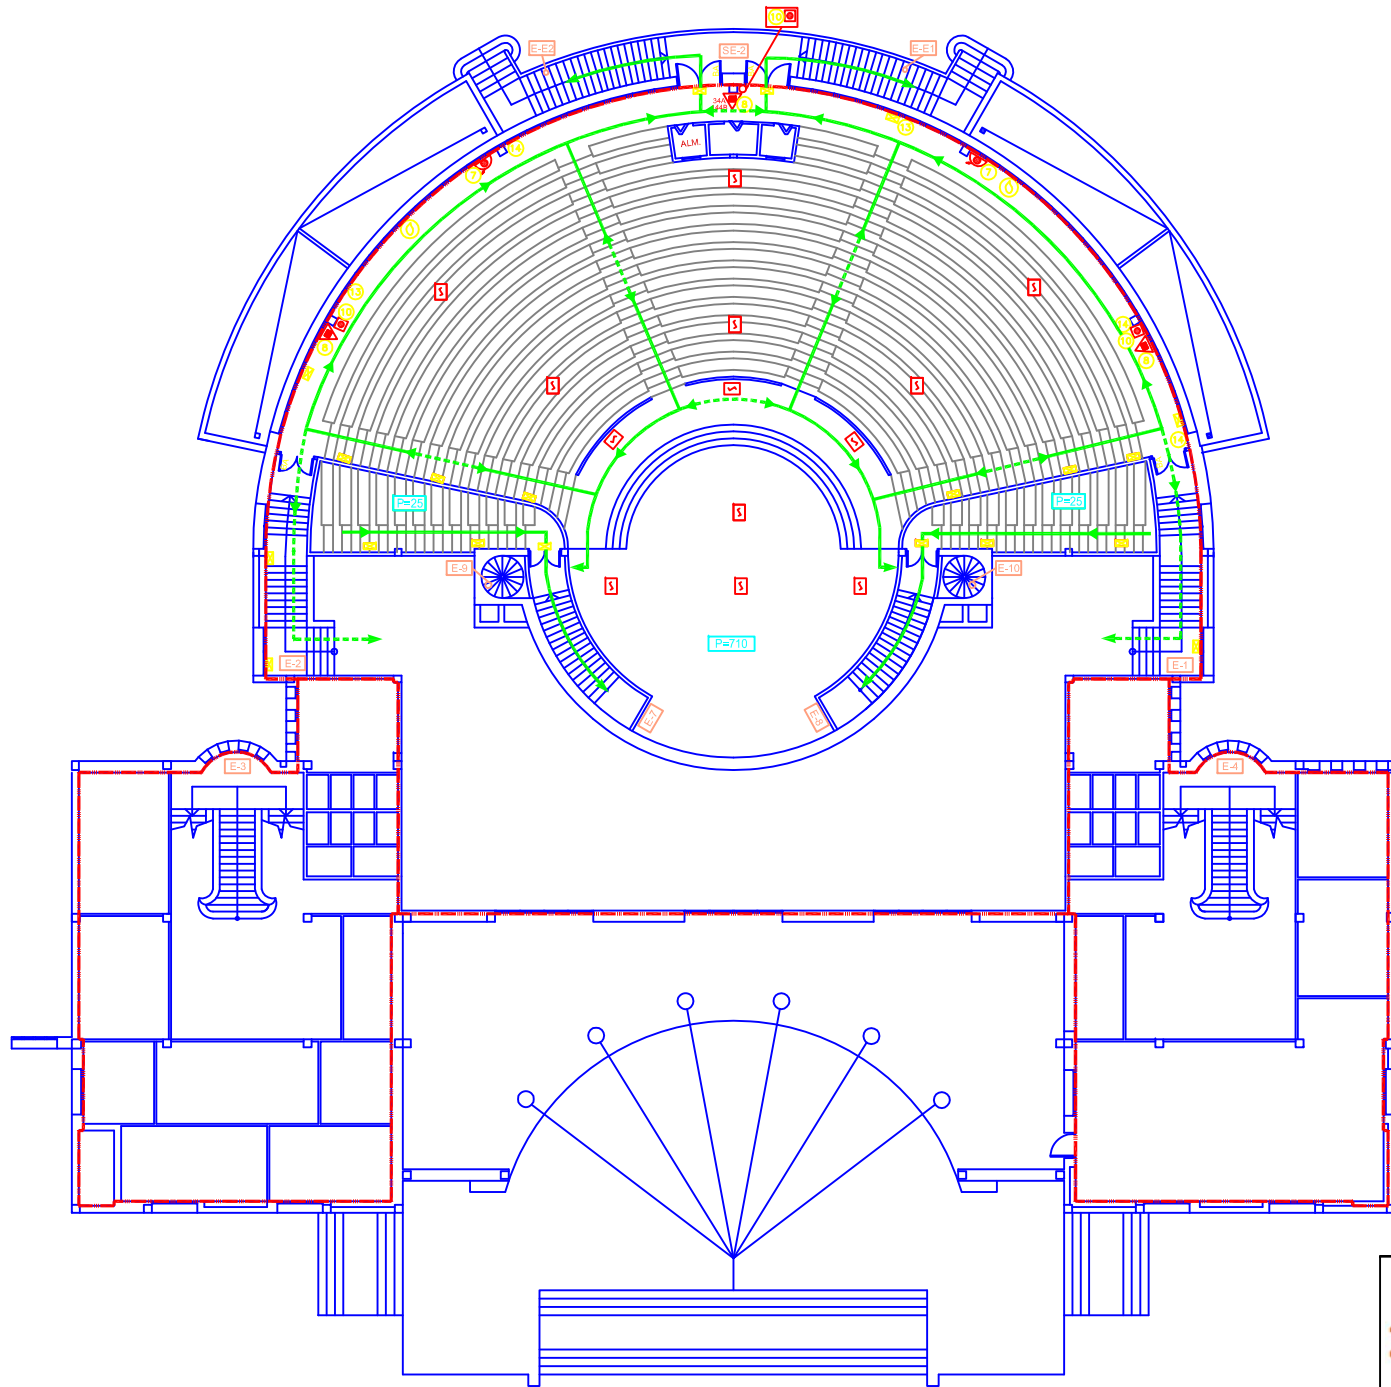


LEYENDA

	VIA DE EVACUACION PRINCIPAL		AVISADOR DE ALARMA POR MEDIOS ACUSTICOS
	VIA DE EVACUACION ALTERNATIVA		ALUMBRADO DE EMERGENCIA Y SEÑALIZACION
	SECTOR DE INCENDIO		BARRA ANTIFUMO
	EXTINTOR DE POLVO POLIVALENTE EFICACIA 27A 180		RESISTENCIA AL FUEGO
	EXTINTOR DE POLVO POLIVALENTE EFICACIA 34A148		SALIDA DE EMERGENCIA
	EXTINTOR DE POLVO POLIVALENTE EFICACIA 21A 118		ACCESO A EDIFICIO
	BOCA DE INCENDIO EQUIPADA DE 45mm Ø		ESCALERA
	PULSADOR DE ALARMA		POBLACION
	CUADRO ELÉCTRICO		POBLACION ALTERNATIVA
	DETECTOR DE HUMOS		L.R.E., LOCAL RIESGO ESPECIAL
	PLANO DE "USTED ESTÁ AQUÍ"		

SEÑALIZACION

 	PLAN DE AUTOPROTECCIÓN PLANTA PRIMERA (VICERRECTORADO)	ESCALAS: 1 / 150
	 VICERRECTORADO JOSÉ PRAT CAMPUS UNIVERSITARIO ALBACETE Plaza de la Universidad, nº2 - ALBACETE	DIBUJADO: EL PRADOS MAYO-10 COMPROBADO: EL MORENO MAYO-10 APROBADO: A. GOMEZ MAYO-10
	PLANO Nº: V03	SUBSTITUYER: SUBSTITUYER POR: REVISOR:
	CLIENTE:	REV. AUTOMÁTICO

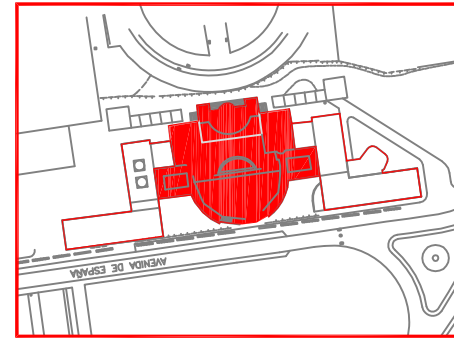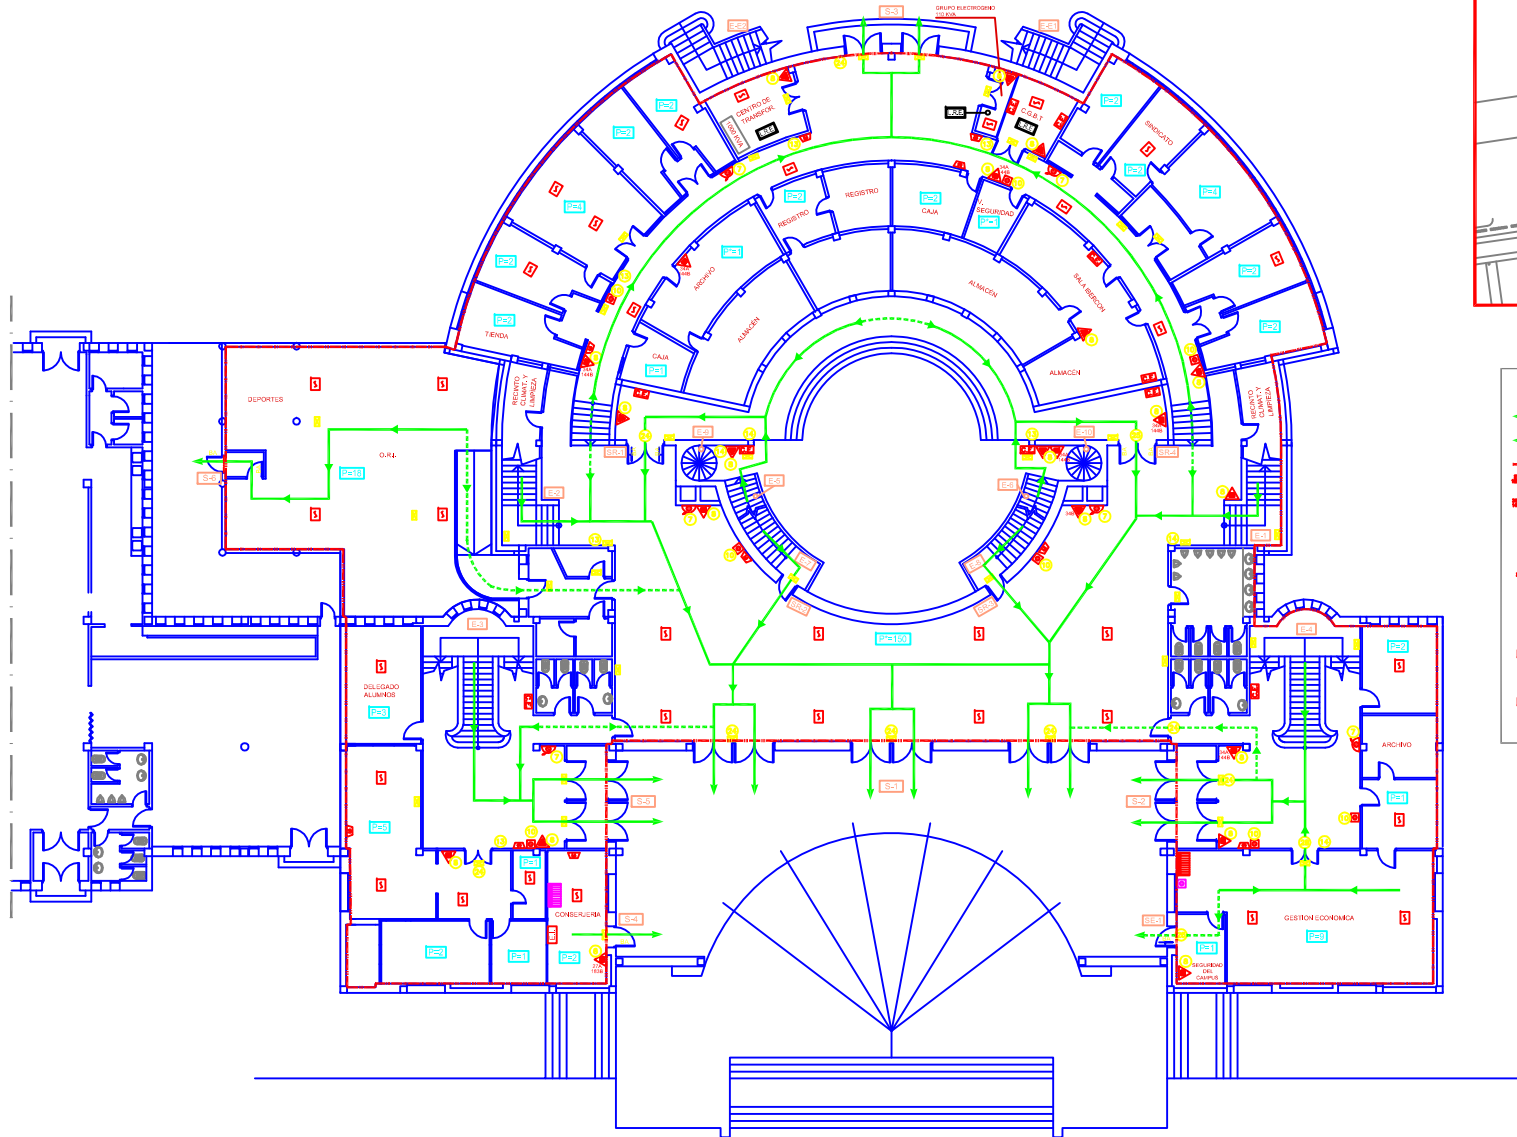



LEYENDA

← VÍA DE EVACUACIÓN PRINCIPAL	▲ AVISADOR DE ALARMA POR MEDIOS ACÚSTICOS
← VÍA DE EVACUACIÓN ALTERNATIVA	■ CENTRAL DE DETECCIÓN Y ALARMA
— SECTOR DE INCENDIO	■ REPETIDOR DE CENTRAL DE DETECCIÓN Y ALARMA
▲ EXTINTOR DE POLVO POLIVALENTE EFICACIA 27A 1800	■ ALUMBRADO DE EMERGENCIA Y SEÑALIZACIÓN
▲ EXTINTOR DE POLVO POLIVALENTE EFICACIA 34A 1400	■ BARRA ANTIPÁNICO
▲ EXTINTOR DE POLVO POLIVALENTE EFICACIA 27A 1100	■ RESISTENCIA AL FUEGO
▲ EXTINTOR DE CO2 EFICACIA 800	■ SALIDA DE EMERGENCIA
▲ EXTINTOR DE CO2 EFICACIA 340	■ SALIDA DE REGISTRO
▲ BOCA DE INCENDIO EQUIPADA DE 45mm Ø	■ ACCESO A EDIFICIO
■ PULSADOR DE ALARMA	■ ESCALERA
■ CUADRO ELECTRICO	■ POBLACION
■ DETECTOR DE HUMOS	■ POBLACION ALTERNATIVA
■ ARMARIO EQUIPO DE INTERVENCIÓN	■ L.R.E. LOCAL RESERVO ESPERIL
■ PULSADOR ACTIVACION CENTRAL DE INCENDIOS	

SEÑALIZACIÓN

7	23
8	24
10	25
13	28
14	

	PLAN DE AUTOPROTECCIÓN PLANTA BAJA (VICERRECTORADO)	ESCALAS: 1 / 200 DIBUJADO: EL PRADAS MAYO-10 COMPROBADO: EL MORENO MAYO-10 APROBADO: AL GOMEZ MAYO-10
	CUENTE: UNIVERSIDAD DE CÉSTILA-LA BORDADA VICERRECTORADO JOSÉ PRAT CAMPUS UNIVERSITARIO ALBACETE Plaza de la Universidad, nº2 - ALBACETE	SUBSTITUYE/CR: PLANO Nº: V02 REV. ACTUAL:

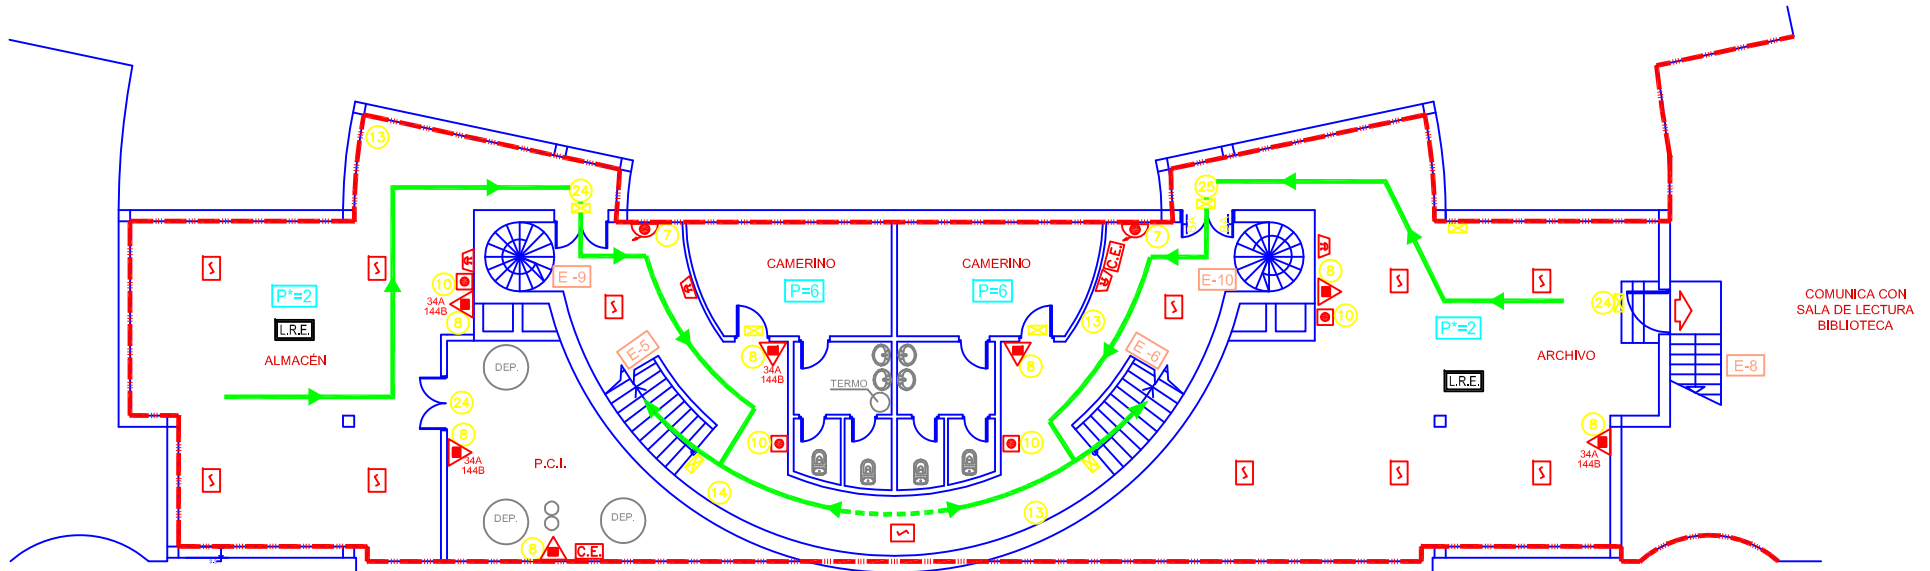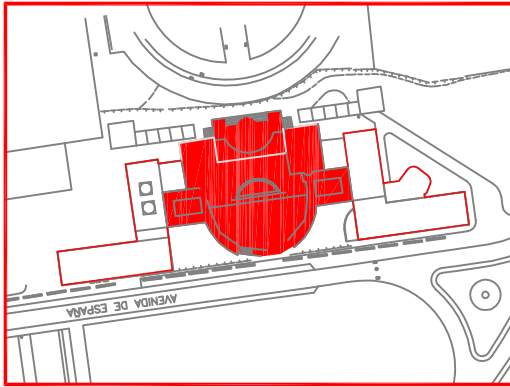

COMUNICA CON SALA DE LECTURA BIBLIOTECA

LEYENDA



- | | | | |
|--|---|--|---|
| | VIA DE EVACUACION PRINCIPAL | | AVISADOR DE ALARMA POR MEDIOS ACUSTICOS |
| | VIA DE EVACUACION ALTERNATIVA | | DETECTOR DE HUMOS |
| | SECTOR DE INCENDIO | | ALUMBRADO DE EMERGENCIA Y SEÑALIZACIÓN |
| | EXTINTOR DE POLVO POLIVALENTE EFICACIA 34A144B | | BARRA ANTIPANICO |
| | EXTINTOR DE POLVO POLIVALENTE EFICACIA 21A 113B | | ESCALERA |
| | BOCA DE INCENDIO EQUIPADA DE 45mm Ø | | POBLACION |
| | PULSADOR DE ALARMA | | POBLACION ALTERNATIVA |
| | CUADRO ELECTRICO | | LOCAL RIESGO ESPECIAL |

SEÑALIZACION

- | | | | |
|--|--|--|--|
| | | | |
| | | | |
| | | | |
| | | | |



DENOMINACION PLAN DE AUTOPROTECCIÓN PLANTA SOTANO (VICERRECTORADO)	ESCALA: 1 / 150
	DIBUJADO B. PRADAS MAYO-10
CLIENTE UNIVERSIDAD DE CASTILLA-LA MANCHA VICERRECTORADO JOSÉ PRAT CAMPUS UNIVERSITARIO ALBACETE Plaza de la Universidad, nº2 - ALBACETE	COMPROB. R. MORENO MAYO-10
	APROBADO A. GÓMEZ MAYO-10
SUSTITUYE A:	
SUSTITUIDO POR:	
PLANO Nº	REV. ACTUAL
V01	0

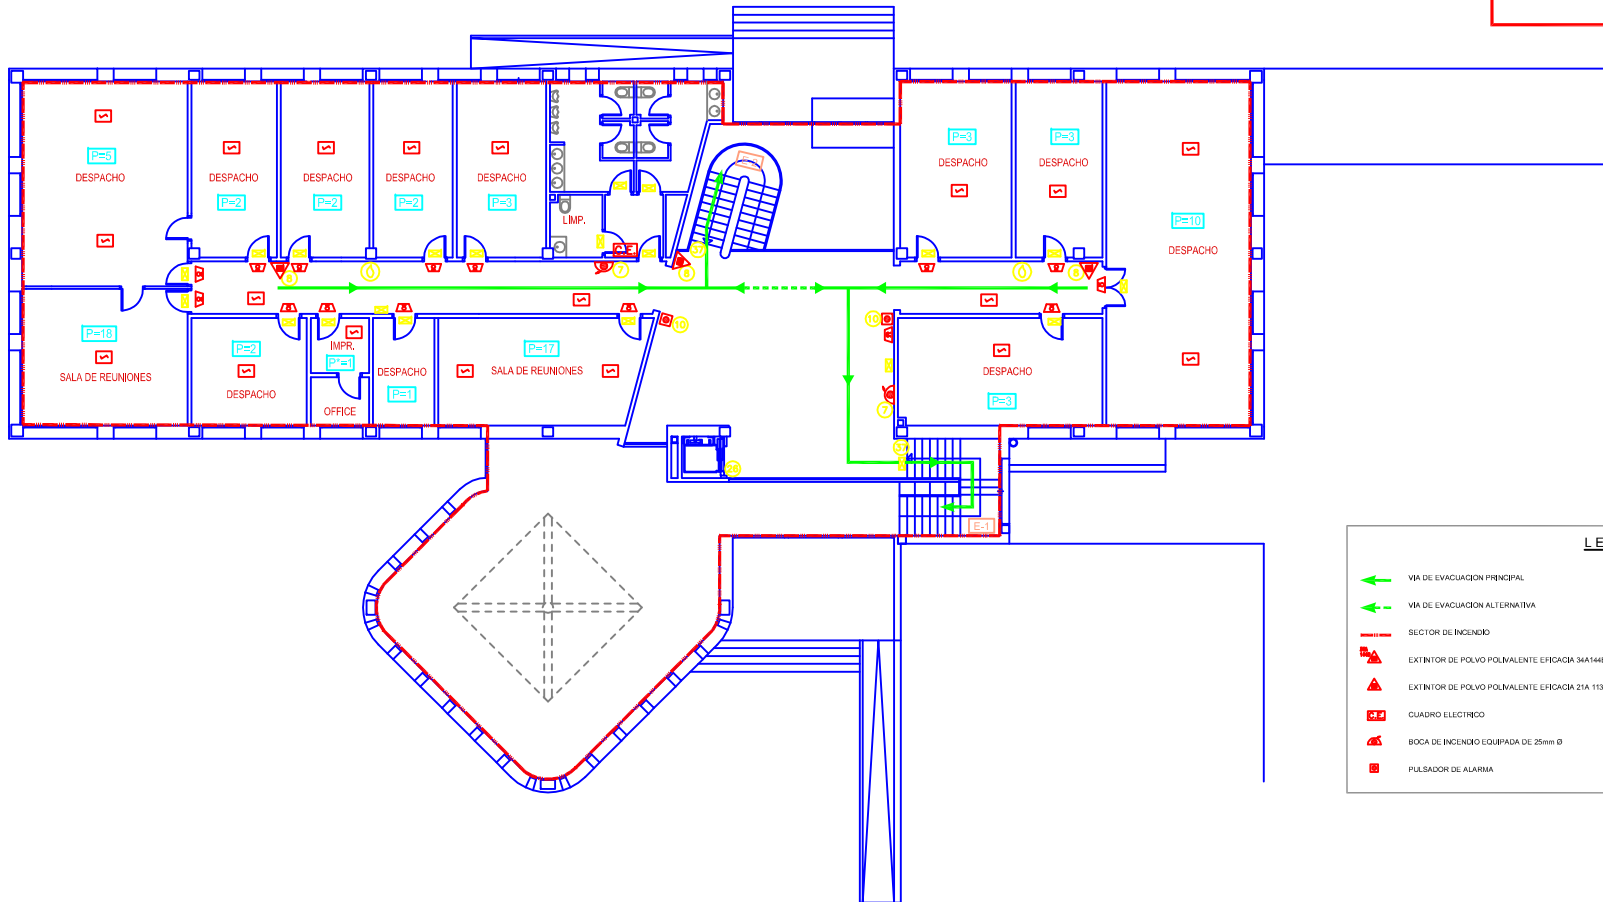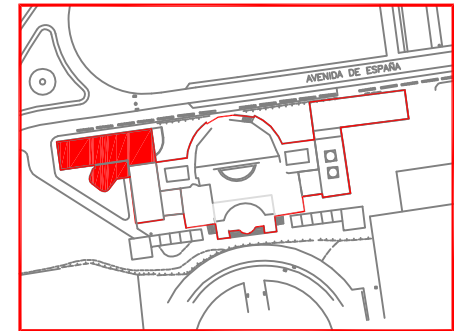



SEÑALIZACIÓN

7		26	
8		37	
10			

LEYENDA

	VIA DE EVACUACION PRINCIPAL		AVISADOR DE ALARMA POR MEDIOS ACUSTICOS
	VIA DE EVACUACION ALTERNATIVA		AVISADOR DE ALARMA POR MEDIOS OPTICOS
	SECTOR DE INCENDIO		ALUMBRADO DE EMERGENCIA Y SEÑALIZACION
	EXTINTOR DE POLVO POLIVALENTE EFICACIA 34A144B		DETECTOR DE HUMOS
	EXTINTOR DE POLVO POLIVALENTE EFICACIA 21A 113B		PLANO DE "USTED ESTA AQUI"
	CUADRO ELECTRICO		ESCALERA
	BOCA DE INCENDIO EQUIPADA DE 25mm Ø		POBLACION
	PULSADOR DE ALARMA		POBLACION ALTERNATIVA

	DEDICACION PLAN DE AUTOPROTECCIÓN PLANTA PRIMERA (AMPLIACIÓN VICERRECTORADO)	ESCALAS: 1 / 150 DIBUJADO: EL PRADAS MAYO-10 COMPROB: EL MORENO MAYO-10 APROBADO: AL GOMEZ MAYO-10
	CLIENTE VICERRECTORADO JOSÉ PRAT CAMPUS UNIVERSITARIO ALBACETE Plaza de la Universidad, nº2 - ALBACETE	SUSTITUIDO POR: PLANO Nº: A03
	REVISOR: 	REVISOR:
	FECHA: MAYO-10	FECHA: MAYO-10

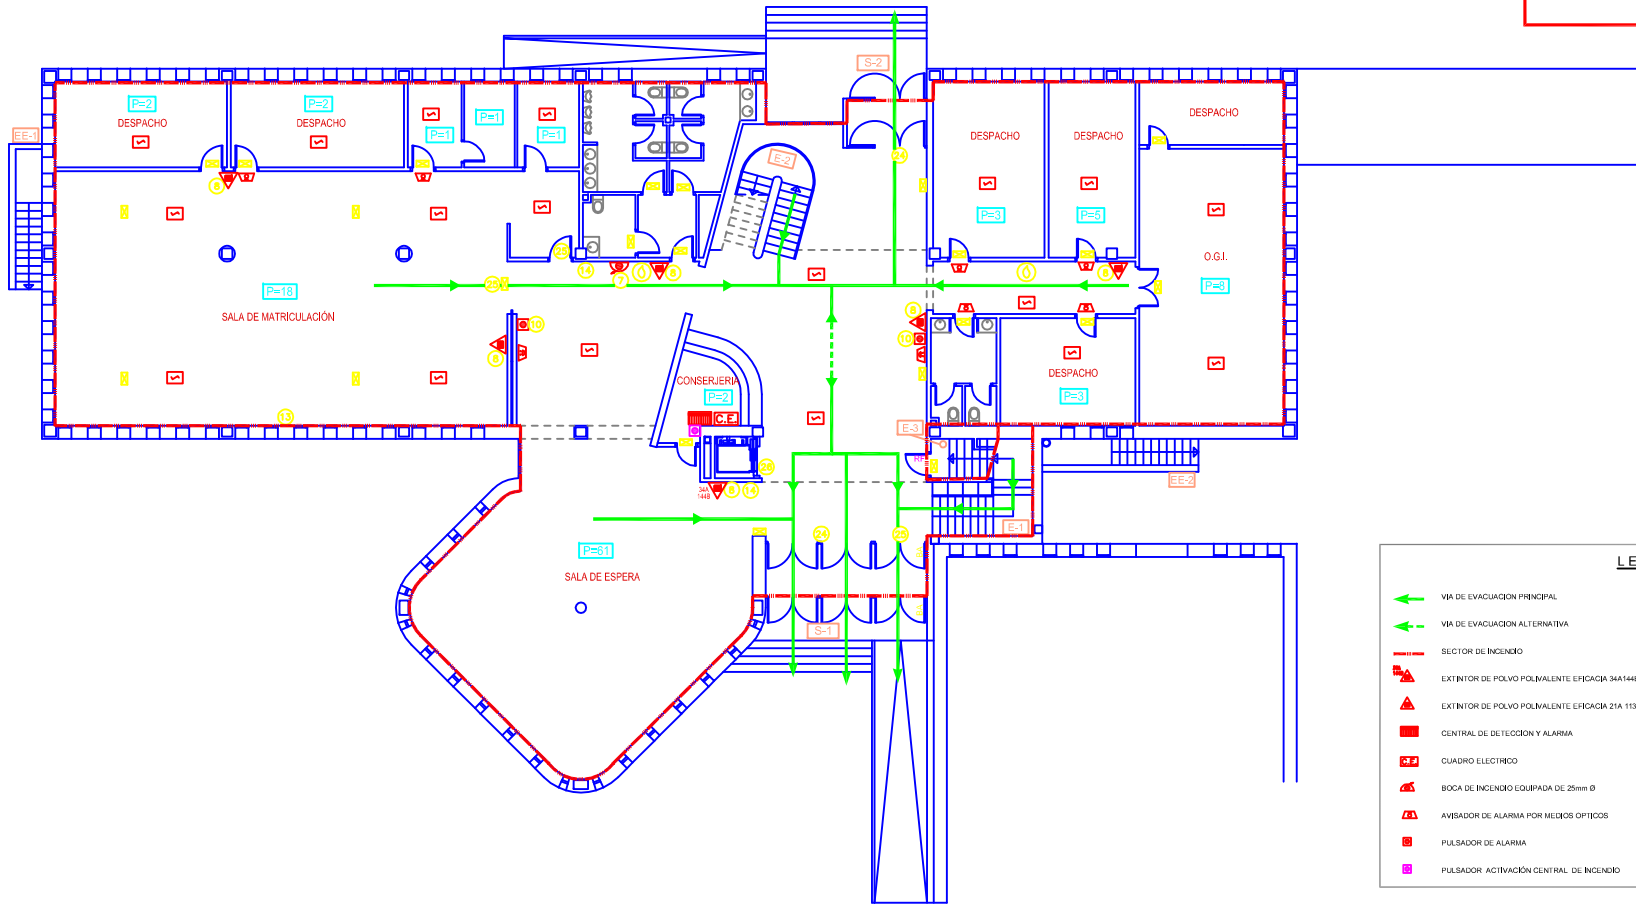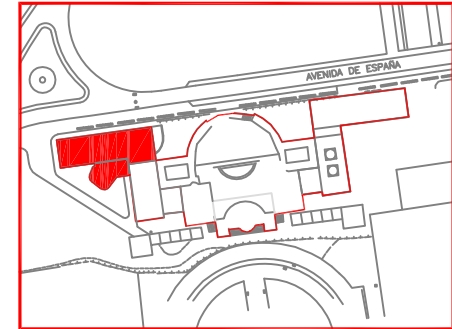



SEÑALIZACIÓN

7		23	
8		24	
10		25	
13		26	
14			

LEYENDA

	VIA DE EVACUACION PRINCIPAL		AVISADOR DE ALARMA POR MEDIOS ACUSTICOS
	VIA DE EVACUACION ALTERNATIVA		ALUMBRADO DE EMERGENCIA Y SEÑALIZACION
	SECTOR DE INCENDIO		DETECTOR DE HUMOS
	EXTINTOR DE POLVO POLIVALENTE EFICACIA 34A144B		PLANO DE "USTED ESTA AQUI"
	EXTINTOR DE POLVO POLIVALENTE EFICACIA 21A 113B		BARRA ANTIPANICO
	CENTRAL DE DETECCION Y ALARMA		RESISTENCIA AL FUEGO
	CUADRO ELECTRICO		SE: SALIDA DE EMERGENCIA
	BOCA DE INCENDIO EQUIPADA DE 25mm Ø		E: ESCALERA
	AVISADOR DE ALARMA POR MEDIOS OPTICOS		P: POBLACION
	PULSADOR DE ALARMA		P*: POBLACION ALTERNATIVA
	PULSADOR ACTIVACION CENTRAL DE INCENDIO		

	DESCRIPCION PLAN DE AUTOPROTECCIÓN PLANTA BAJA (AMPLIACIÓN VICERRECTORADO)	ESCALAS: 1 / 150
	CLIENTE VICERRECTORADO JOSÉ PRAT CAMPUS UNIVERSITARIO ALBACETE Plaza de la Universidad, nº2 - ALBACETE	DISEÑADO: EL PRADAS MAYO-10 COMPROB: EL MORENO MAYO-10 APROBADO: AL GOMEZ MAYO-10
	SUSTITUIDO POR: PLANO Nº: A02	REVISOR:
	SUSTITUIDO POR:	REVISOR:
	SUSTITUIDO POR:	REVISOR:

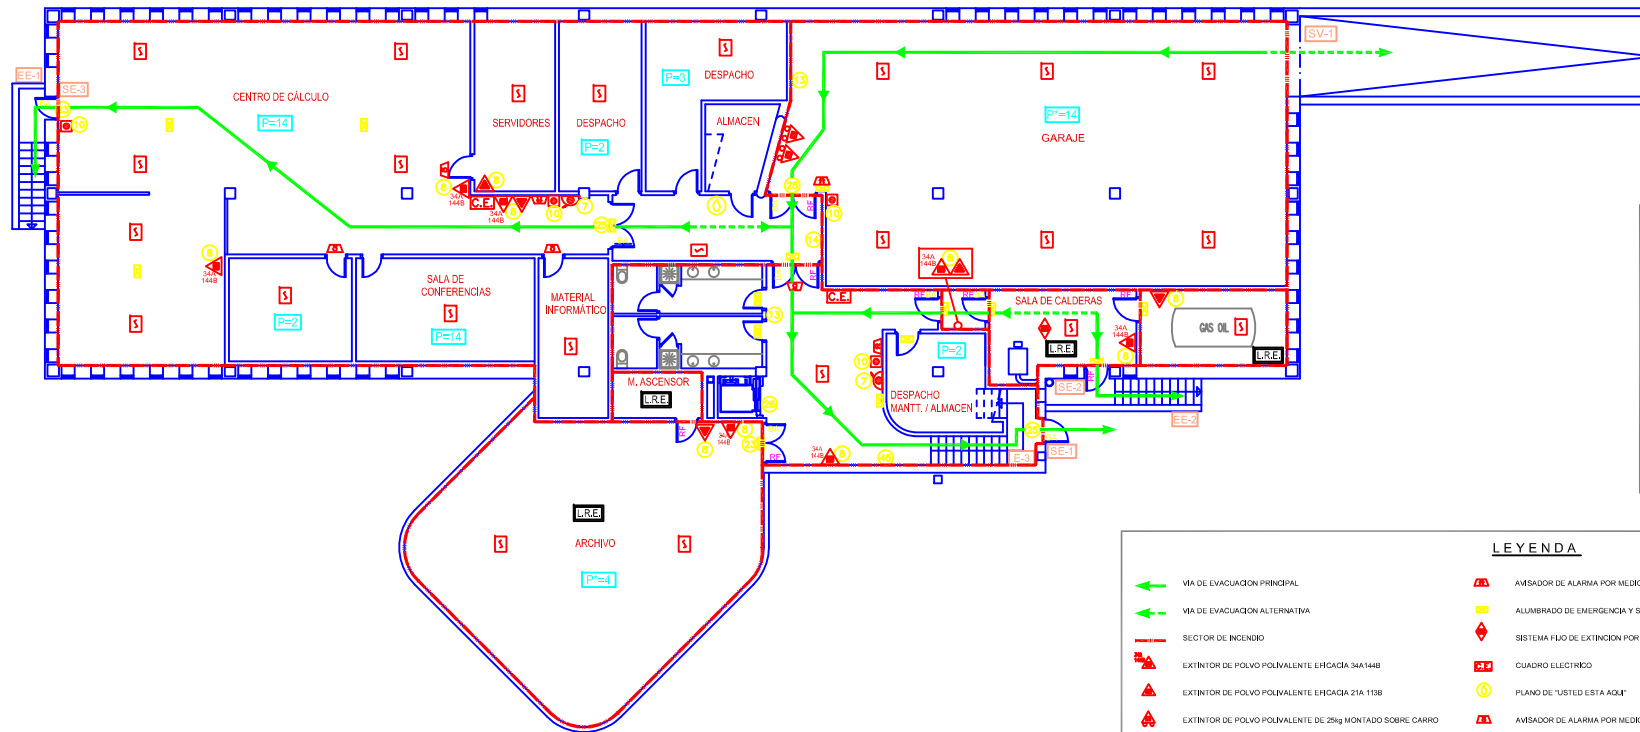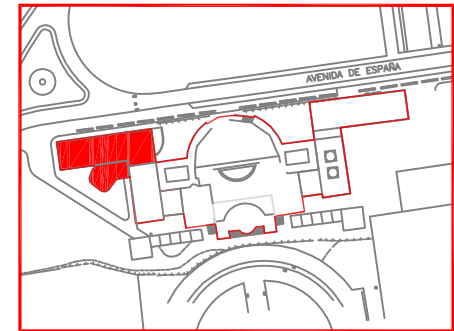



SEÑALIZACIÓN

7		23	
8		24	SALIDA
10		25	SALIDA DE EMERGENCIA
13		26	NO LEVANTAR EL CUBO DE EMERGENCIA
14		45	

LEYENDA

	VIA DE EVACUACION PRINCIPAL		AVISADOR DE ALARMA POR MEDIOS ACUSTICOS		BA	BARRA ANTI PANICO
	VIA DE EVACUACION ALTERNATIVA		ALUMBRADO DE EMERGENCIA Y SEÑALIZACION		SV	SALIDA DE VEHICULOS
	SECTOR DE INCENDIO		SYSTEMA FIJO DE EXTINCION POR POLVO POLIVALENTE		SE	SALIDA DE EMERGENCIA
	EXTINTOR DE POLVO POLIVALENTE EFGACIA 34A1448		CUADRO ELECTRICO		S	ACCESO A EDIFICIO
	EXTINTOR DE POLVO POLIVALENTE EFGACIA 21A 113B		PLANO DE "USTED ESTA AQUÍ"		E	ESCALERA
	EXTINTOR DE POLVO POLIVALENTE DE 25kg MONTADO SOBRE CARRO		AVISADOR DE ALARMA POR MEDIOS OPTICOS		P	POBLACION
	EXTINTOR DE CO2 EFGACIA 89B		PULSADOR DE ALARMA		P'	POBLACION ALTERNATIVA
	BODA DE INCENDIO EQUIPADA DE 25mm Ø		RESISTENCIA AL FUEGO		L.R.E.	LOCAL RIESGO ESPECIAL
	DETECTOR DE HUMOS					

	PLAN DE AUTOPROTECCIÓN PLANTA SOTANO (AMPLIACIÓN VICERRECTORADO)	ESCALAS: 1 / 150
	CLIENTE: VICERRECTORADO JOSÉ PRAT CAMPUS UNIVERSITARIO ALBACETE Plaza de la Universidad, nº2 - ALBACETE	DISEÑADO: EL PRADAS MAYO-10 COMPROB.: EL MORENO MAYO-10 APROBADO: A. GOMEZ MAYO-10
	SUBSTITUYE:	SUBSTITUIDO POR:
	PLANO Nº: A01	REV. AUTORIZADA:

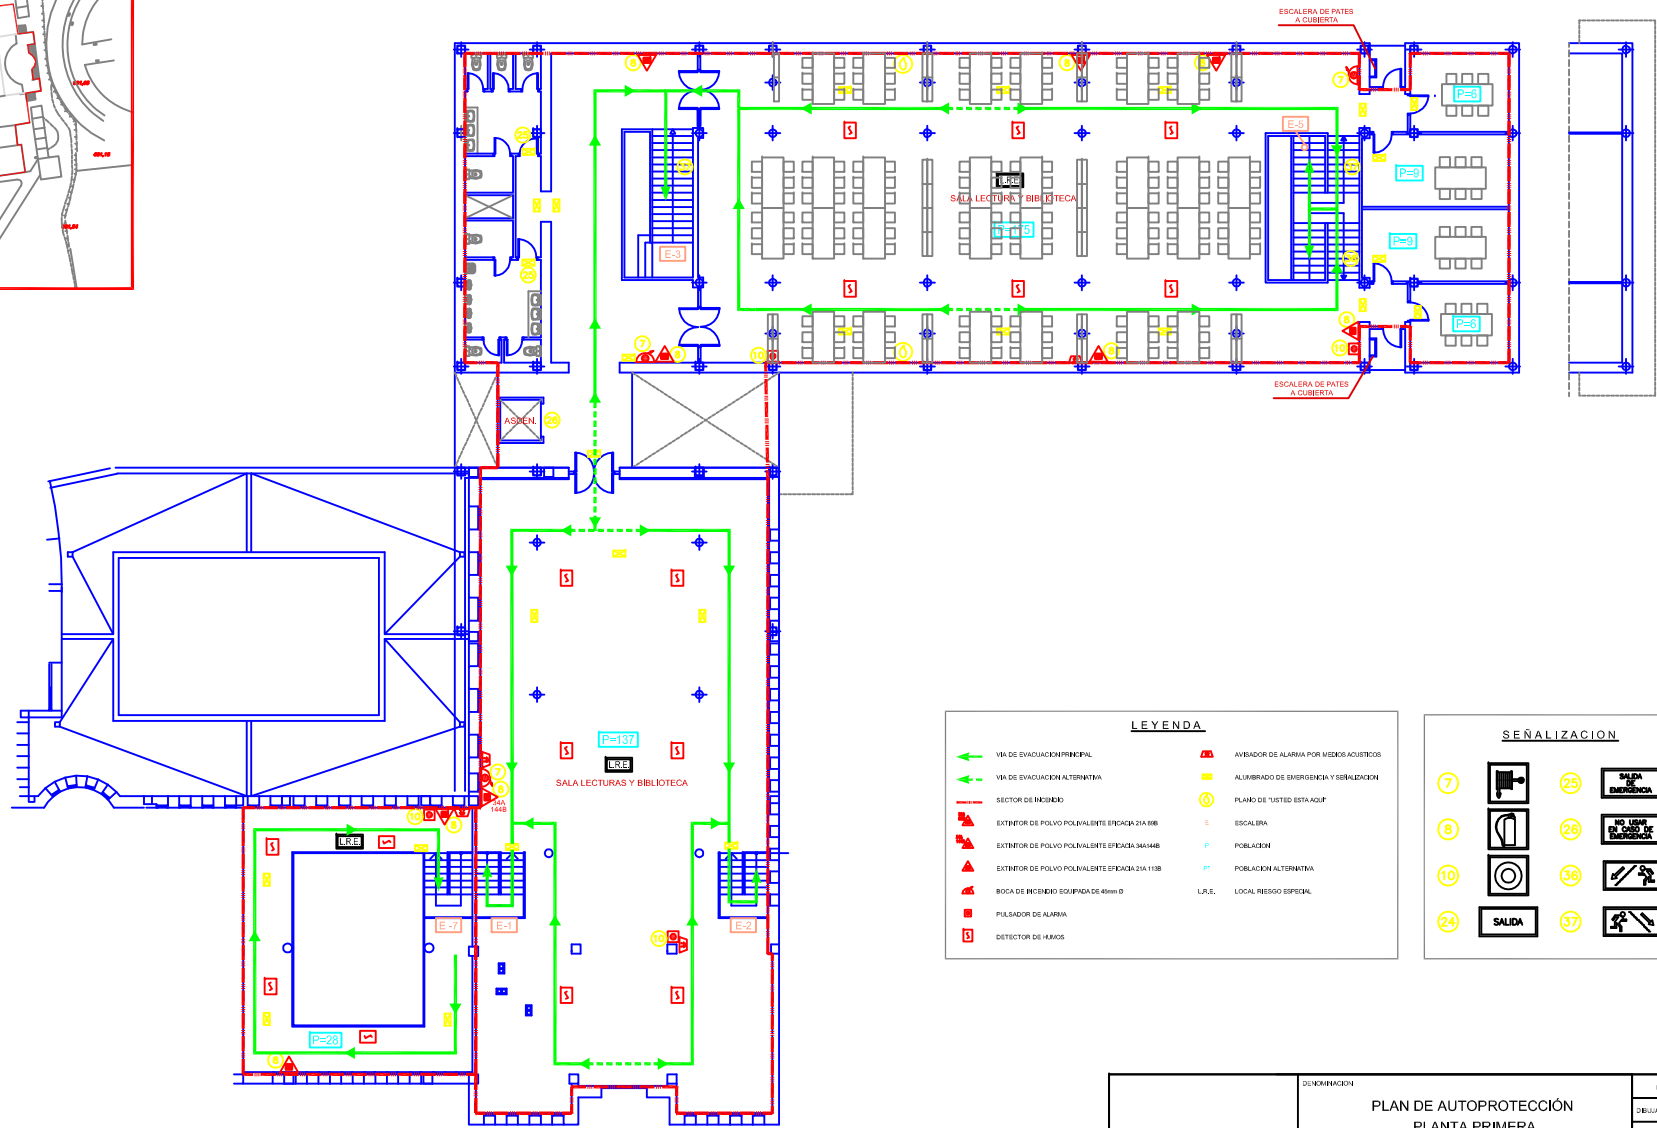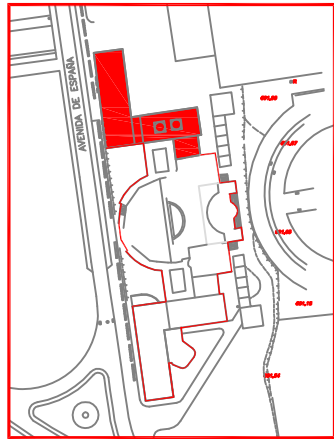



LEYENDA

VIA DE EVACUACION PRINCIPAL	AVISADOR DE ALARMA POR VIBRACIONES ACUSTICAS
VIA DE EVACUACION ALTERNATIVA	ALUMBRADO DE EMERGENCIA Y SEÑALIZACION
SECTOR DE RIESGO	PLANO DE "USTED ESTA AQUÍ"
EXTINTOR DE POLVO POLIVALENTE EFICAZIA 21A 106	ESCALERA
EXTINTOR DE POLVO POLIVALENTE EFICAZIA 34A 148	POBLACION
EXTINTOR DE POLVO POLIVALENTE EFICAZIA 21A 118	POBLACION ALTERNATIVA
BOCA DE INCENDIO EQUIPADA DE 40mm Ø	LOCAL RESERVA ESPECIAL
PULSADOR DE ALARMA	
DETECTOR DE HIEBAS	

SEÑALIZACION

7	SALIDA DE EMERGENCIA
8	NO LEVANTAR EL CUBREO DE EMERGENCIA
10	SALIDA
24	SALIDA
25	SALIDA DE EMERGENCIA
26	NO LEVANTAR EL CUBREO DE EMERGENCIA
36	SALIDA
37	SALIDA

	DESCRIPCION PLAN DE AUTOPROTECCIÓN PLANTA PRIMERA (BIBLIOTECA)	ESCALAS: 1 / 150
	CLIENTE VICERRECTORADO JOSÉ PRAT CAMPUS UNIVERSITARIO ALBACETE Plaza de la Universidad, nº2 - ALBACETE	DIBUJADO: EL PRADAS MAYO-10 COMPROB: EL MORENO MAYO-10 APROBADO: AL GOMEZ MAYO-10
	SUSTITUIDO POR: PLANO Nº: B03	REVISOR:
	SUSTITUIDO POR:	

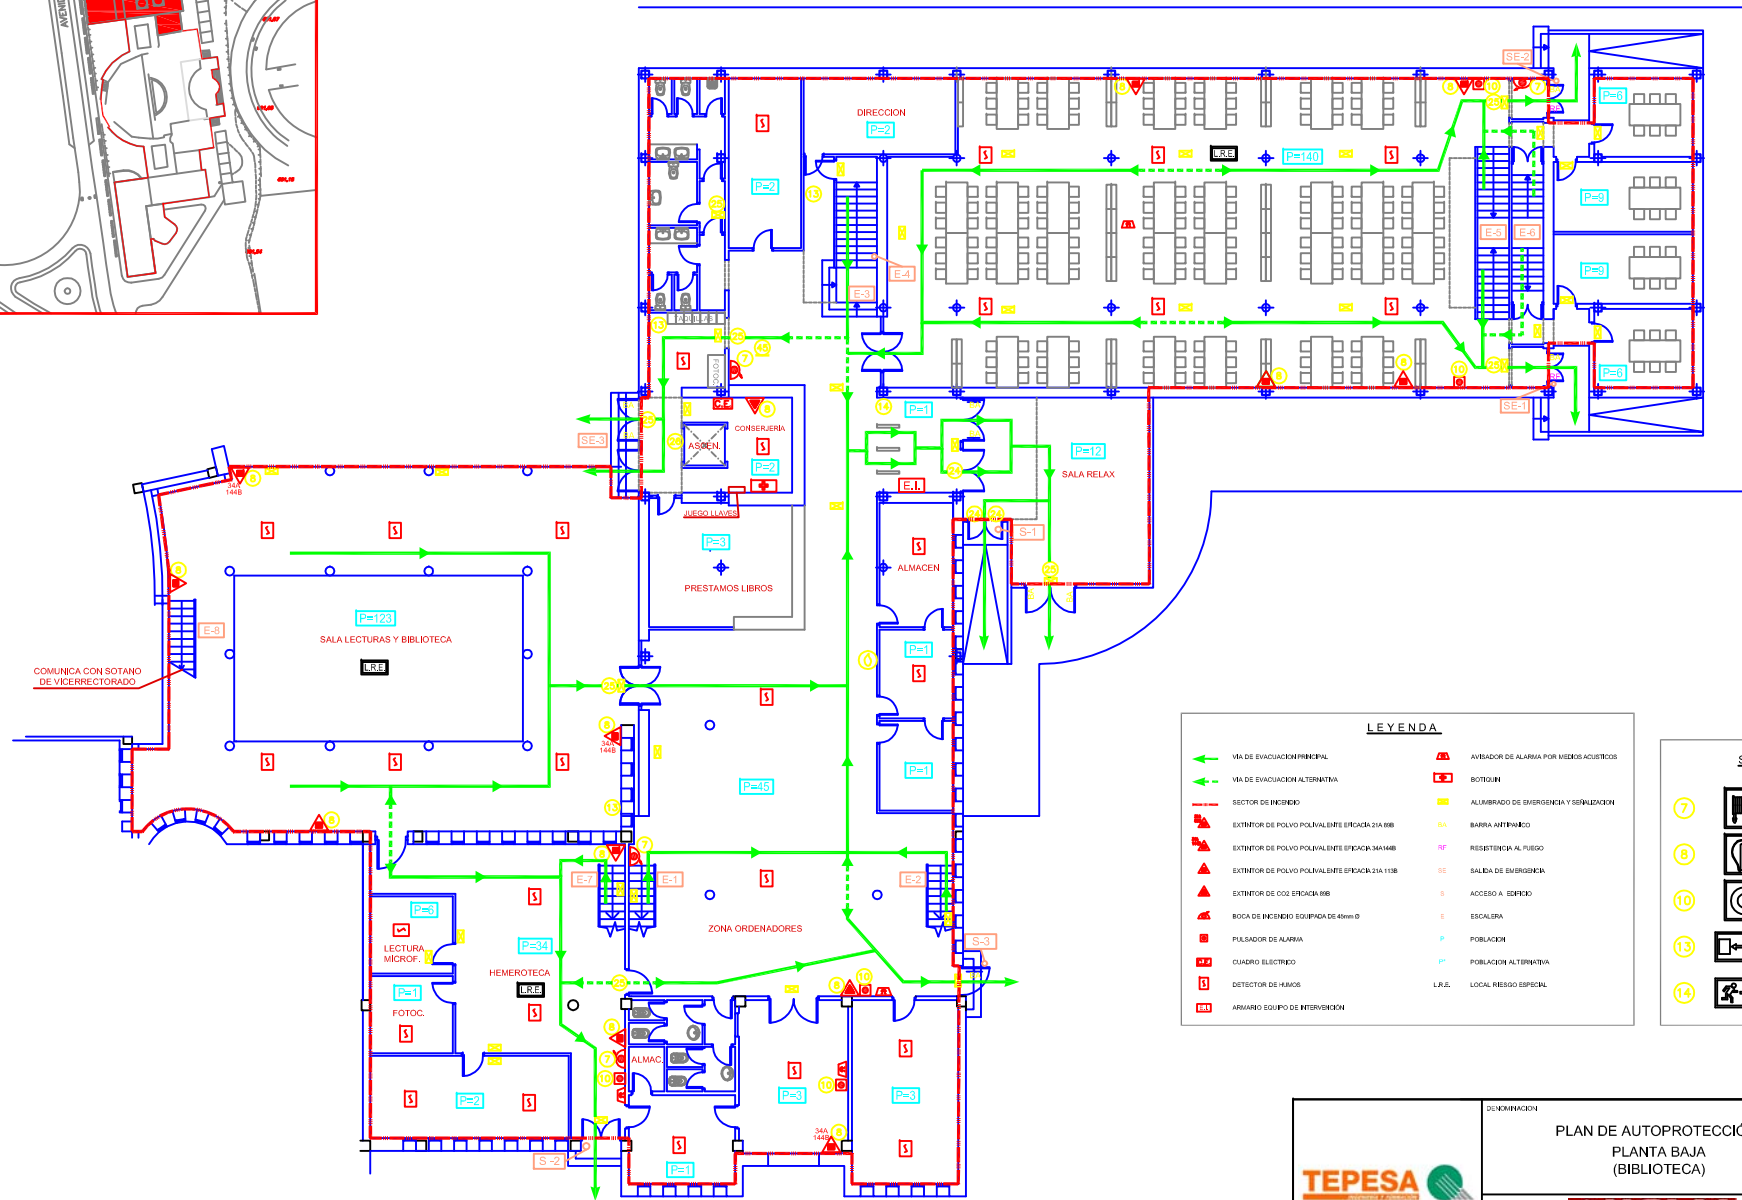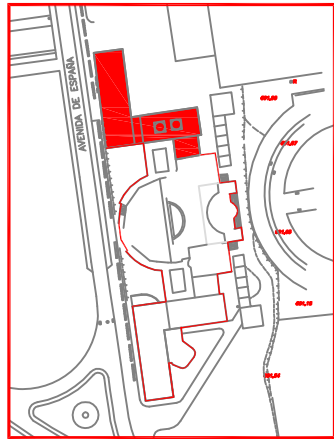


LEYENDA

	VIA DE EVACUACION PRINCIPAL		AVISADOR DE ALARMA POR MEDIOS ACUSTICOS
	VIA DE EVACUACION ALTERNATIVA		BOTIQUIN
	SECTOR DE INCENDIO		ALUMBRADO DE EMERGENCIA Y SEÑALIZACION
	EXTINTOR DE POLVO POLIVALENTE EFICACIA 21A 608		BARRA ANTITERRICO
	EXTINTOR DE POLVO POLIVALENTE EFICACIA 34A1488		RESISTENCIA AL FUEGO
	EXTINTOR DE POLVO POLIVALENTE EFICACIA 21A 1108		SALIDA DE EMERGENCIA
	EXTINTOR DE CO2 EFICACIA 608		ACCESO A ESPRIMO
	BOCA DE INCENDIO EQUIPADA DE 40mm Ø		ESCALERA
	PULSADOR DE ALARMA		POBLACION
	CUADRO ELECTRICO		POBLACION ALTERNATIVA
	DETECTOR DE FUMOS		L.R.E. LOCAL RIESGO ESPECIAL
	ARRANCO EQUIPO DE INTERVENCIÓN		

SEÑALIZACION

	<p>DESCRIPCION</p> <p align="center">PLAN DE AUTOPROTECCIÓN PLANTA BAJA (BIBLIOTECA)</p>	<p>ESCALA: 1 / 150</p>
	<p>CLIENTE</p> <p align="center"> UNIVERSIDAD DE CÉRTELLA-LA ORDENCHA</p>	<p>DISEÑADO: EL PRADAS MAYO-10</p>
	<p align="center">VICERRECTORADO JOSÉ PRAT CAMPUS UNIVERSITARIO ALBACETE Plaza de la Universidad, nº2 - ALBACETE</p>	<p>COMPROBADO: EL MONTEJO MAYO-10</p>
		<p>APROBADO: AL GOMEZ MAYO-10</p>
		<p>SUBSTITUIDO POR:</p> <p>PLANO Nº: B02</p> <p>REV. AUTORIZADA: </p>

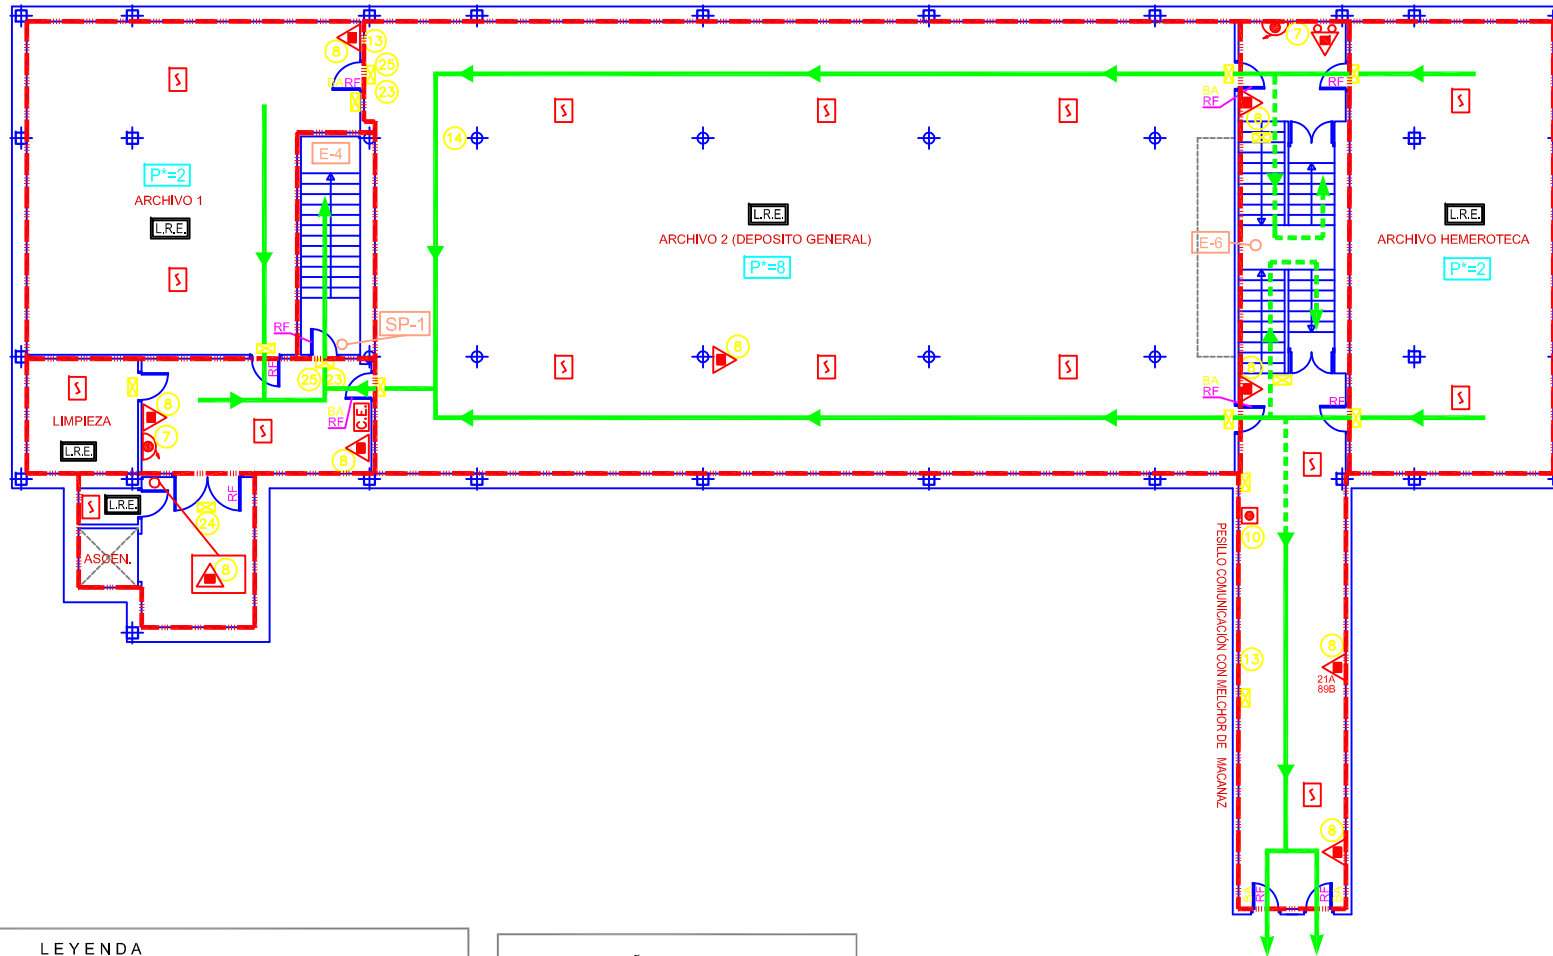

LEYENDA

- | | | | |
|--|---|--|--|
| | VIA DE EVACUACION PRINCIPAL | | EXTINTOR DE POLVO POLIVALENTE MONTADO SOBRE CARRRO |
| | VIA DE EVACUACION ALTERNATIVA | | ALUMBRADO DE EMERGENCIA Y SEÑALIZACION |
| | SECTOR DE INCENDIO | | BARRA ANTIPANICO |
| | EXTINTOR DE POLVO POLIVALENTE EFICACIA 21A 89B | | RESISTENCIA AL FUEGO |
| | EXTINTOR DE POLVO POLIVALENTE EFICACIA 21A 113B | | SALIDA DE PLANTA |
| | BOCA DE INCENDIO EQUIPADA DE 45mm Ø | | ESCALERA |
| | PULSADOR DE ALARMA | | POBLACION |
| | CUADRO ELECTRICO | | POBLACION ALTERNATIVA |
| | DETECTOR DE HUMOS | | LOCAL RIESGO ESPECIAL |

SEÑALIZACION

- | | | | |
|--|--|--|--|
| | | | |
| | | | |
| | | | |
| | | | |



PLAN DE AUTOPROTECCIÓN PLANTA SOTANO (BIBLIOTECA)	ESCALA: 1 / 150	
	DIBUJADO	B. PRADAS MAYO-10
	COMPROB.	R. MORENO MAYO-10
	APROBADO	A. GOMEZ MAYO-10
 UNIVERSIDAD DE CASTILLA-LA MANCHA VICERRECTORADO JOSÉ PRAT CAMPUS UNIVERSITARIO ALBACETE Plaza de la Universidad, nº2 - ALBACETE	SUSTITUYE A:	
	SUSTITUIDO POR:	
PLANO Nº	B01	REV. ACTUAL