

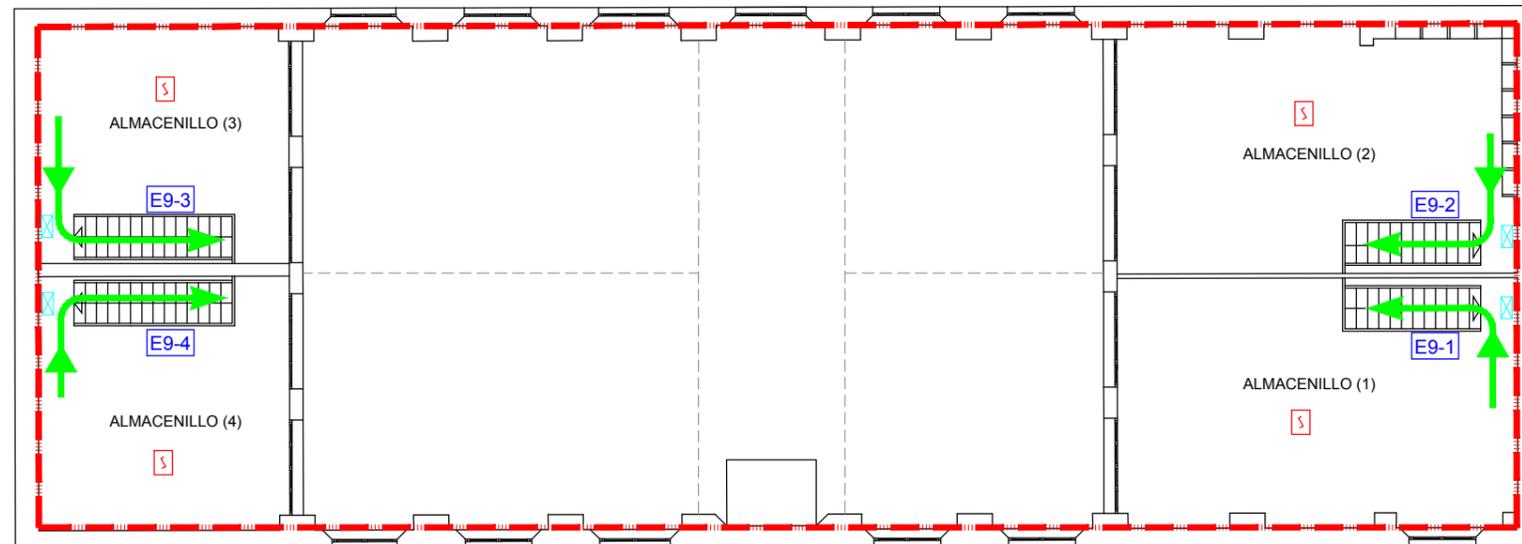


PLANTA BAJA

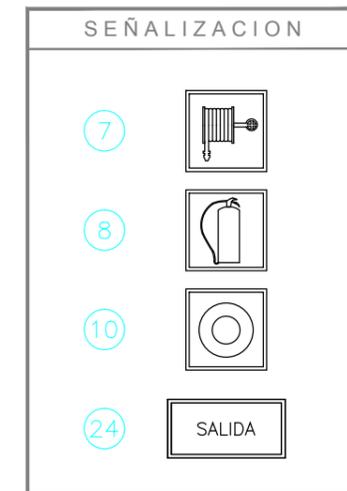

ALTILLO

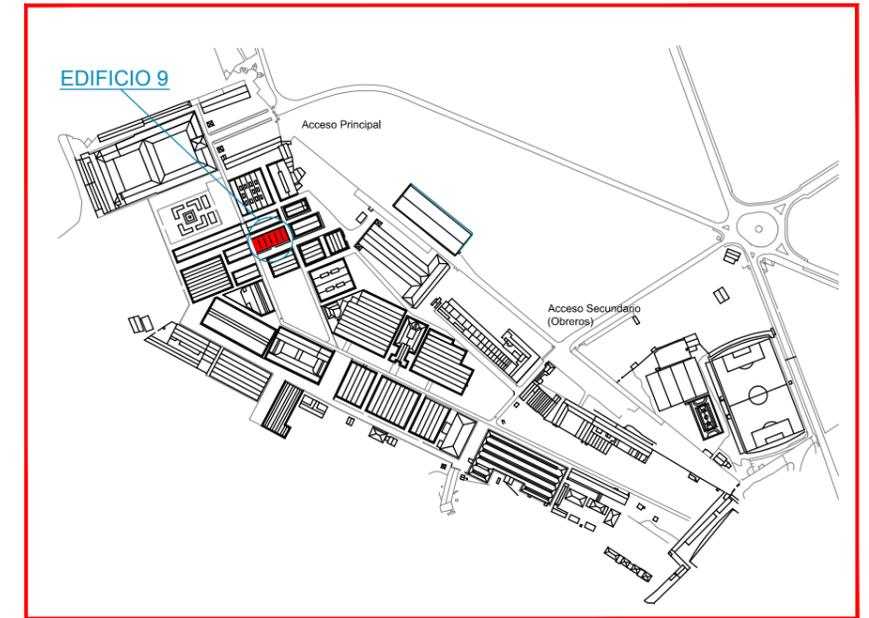

LEYENDA	
	VIA DE EVACUACION PRINCIPAL
	VIA DE EVACUACION ALTERNATIVA
	SECTOR DE INCENDIO
	EXTINTOR DE CO ₂
	EXTINTOR DE POLVO POLIVALENTE 21A 113B
	BOCA DE INCENDIO EQUIPADA
	AVISADOR DE ALARMA POR MEDIOS AGUSTICOS
	PULSADOR DE ALARMA
	DETECCION DE HUMOS
	CUADRO ELECTRICO
	CENTRAL DE DETECCION Y ALARMA
	ALUMBRADO DE EMERGENCIA Y SEÑALIZACION
	ESCALERA
	ACCESO A EDIFICIO
	POBLACION
	POBLACION QUE EVACUA POR SALIDA SEÑALADA

	DENOMINACION	ESCALA: 1 / 150	
	PLAN DE AUTOPROTECCIÓN EDIFICIO - 9 PLANTA BAJA Y ALTILLO		DIBUJADO B. PRADAS ABRIL-14 COMPROB. A. GOMEZ ABRIL-14 APROBADO A. GOMEZ ABRIL-14
CLIENTE		 FIRMADO: A. GOMEZ	
FABRICA DE ARMAS DE TOLEDO		PLANO Nº 11	REV. ACTUAL 0